



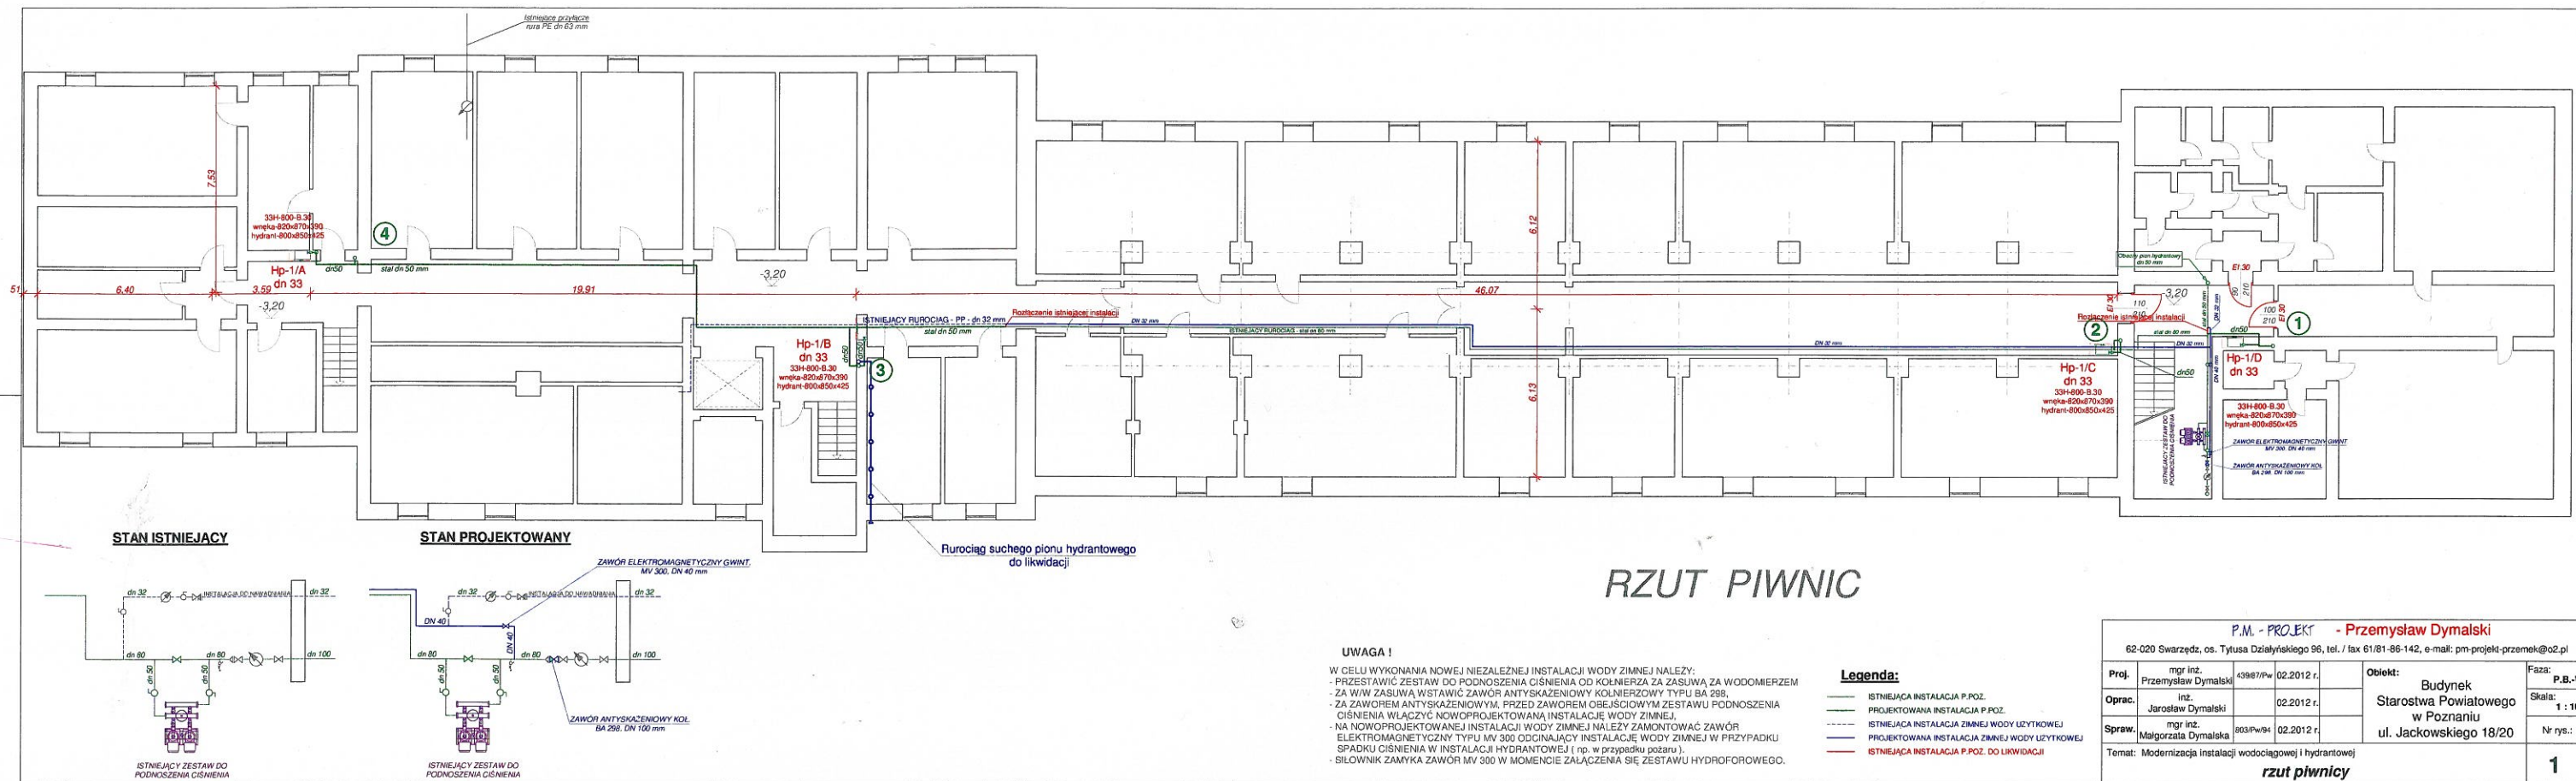

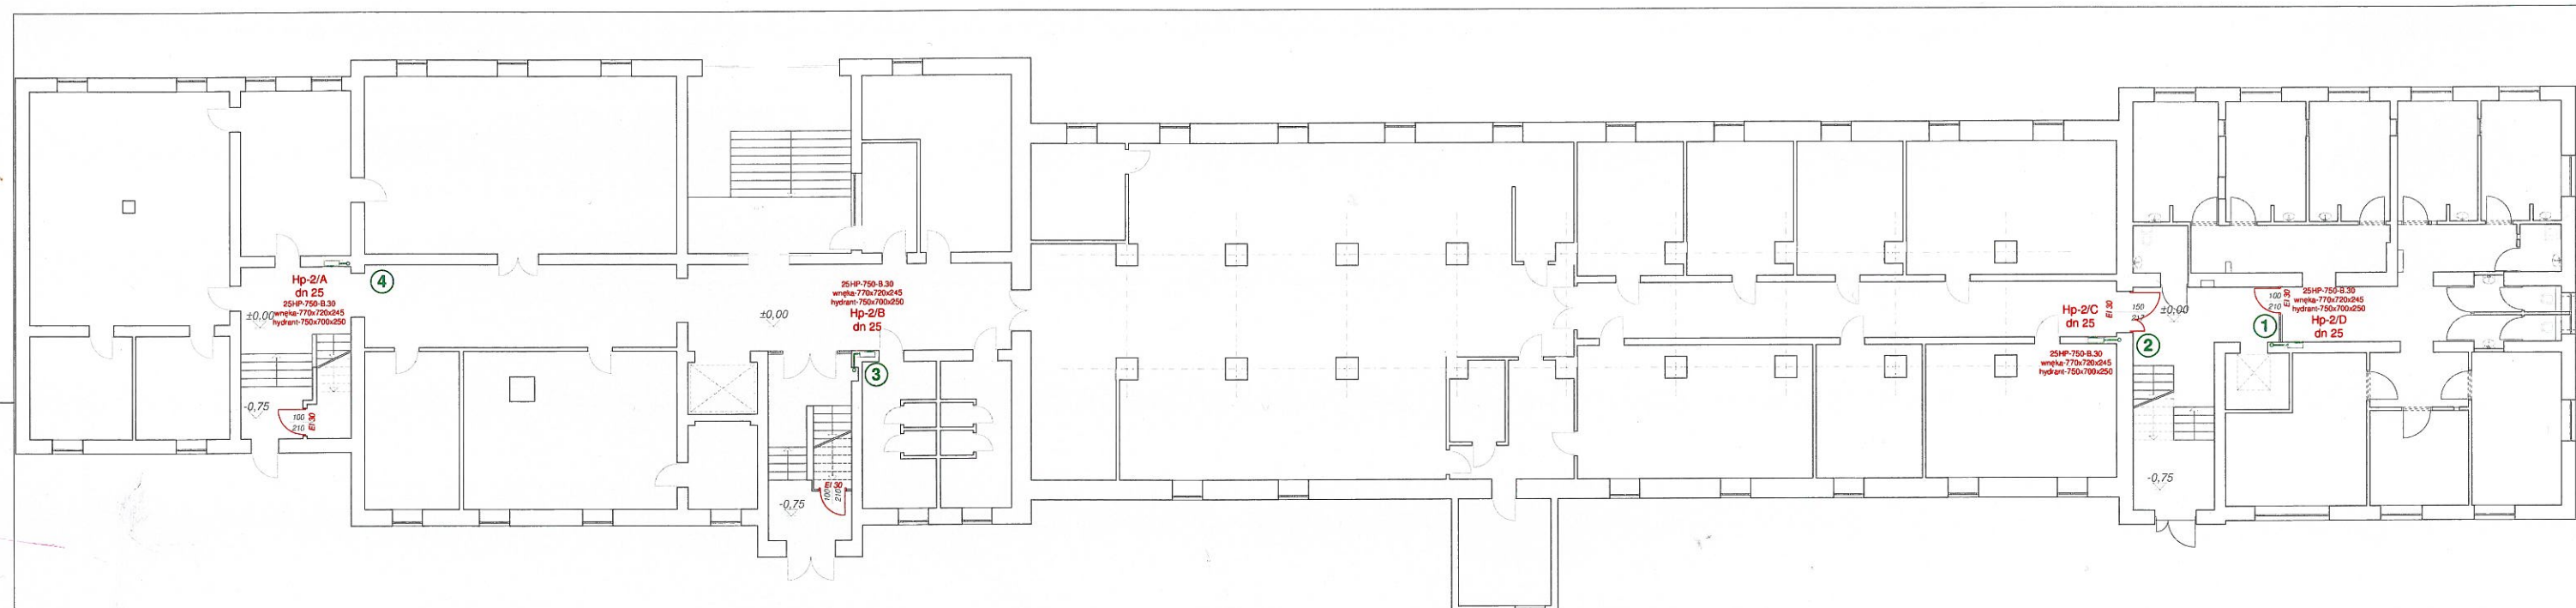


RZUT PARTERU

Legenda:

- ISTNIEJĄCA INSTALACJA P.POZ.
- PROJEKTOWANA INSTALACJA P.POZ.
- ISTNIEJĄCA INSTALACJA ZIMNEJ WODY UŻYTKOWEJ
- PROJEKTOWANA INSTALACJA ZIMNEJ WODY UŻYTKOWEJ
- ISTNIEJĄCA INSTALACJA P.POZ. DO LIKWIDACJI

P.M. - PROJEKT - Przemysław Dymalski					
62-020 Swarzędz, os. Tytusa Działalskiego 96, tel. / fax 61/81-86-142, e-mail: pm-projekt-przemek@o2.pl					
Proj.	mgr inż. Przemysław Dymalski	43967/Pw	02.2012 r.	Objekt:	P.B.-W.
Oprac.	inż. Jarosław Dymalski		02.2012 r.	Starostwa Powiatowego w Poznaniu	Skala: 1 : 100
Sprow.	mgr inż. Małgorzata Dymalska	803/Pw/94	02.2012 r.	ul. Jackowskiego 18/20	Nr rys.: 2
Temat: Modernizacja instalacji wodociągowej i hydrantowej rzut parteru					

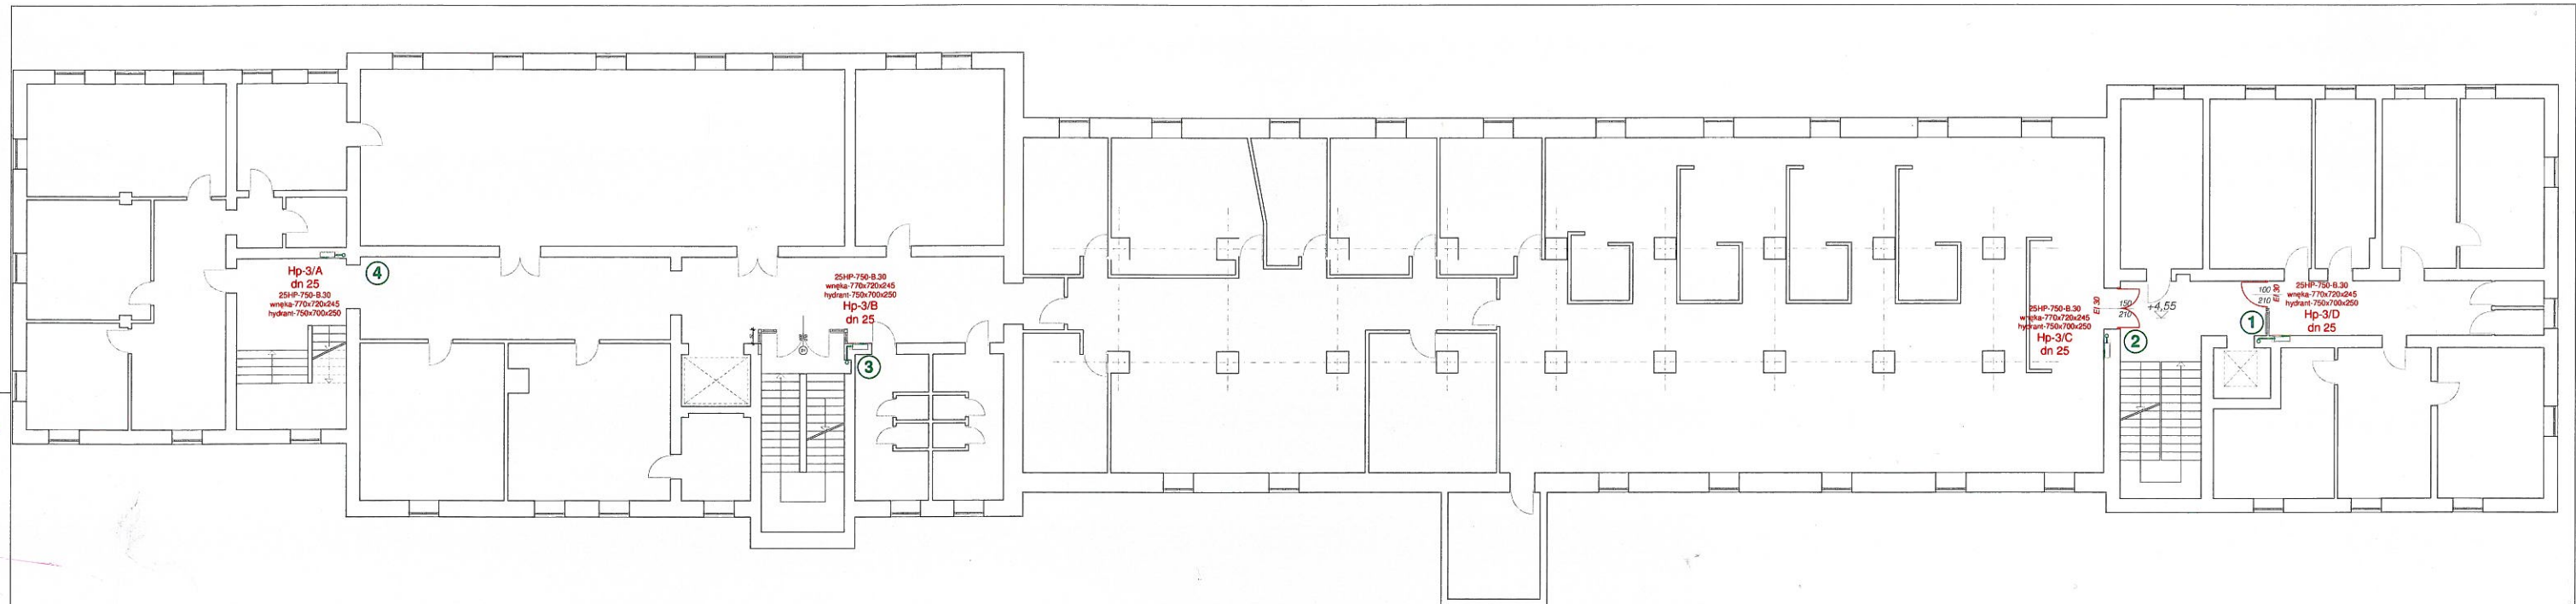



RZUT PIĘTRA 1

Legenda:

- ISTNIEJĄCA INSTALACJA P.POŻ.
- PROJEKTOWANA INSTALACJA P.POŻ.
- ISTNIEJĄCA INSTALACJA ZIMNEJ WODY UŻYTKOWEJ
- PROJEKTOWANA INSTALACJA ZIMNEJ WODY UŻYTKOWEJ
- ISTNIEJĄCA INSTALACJA P.POŻ. DO LIKWIDACJI

P.M. - PROJEKT - Przemysław Dymalski					
62-020 Swarzędz, os. Tytusa Działyskiego 96, tel. / fax 61/81-86-142, e-mail: pm-projekt-przemek@o2.pl					
Proj.	mgr inż. Przemysław Dymalski	43987/PW	02.2012 r.	Obiekt:	Faza:
Oprac.	inż. Jarosław Dymalski		02.2012 r.	Budynek	P.B.-W.
Spraw.	mgr inż. Małgorzata Dymalska	803/Pw/94	02.2012 r.	Starostwa Powiatowego w Poznaniu	Skala: 1 : 100
Temat: Modernizacja instalacji wodociągowej i hydrantowej					Nr rys.: 3
rzut piętra - 1					

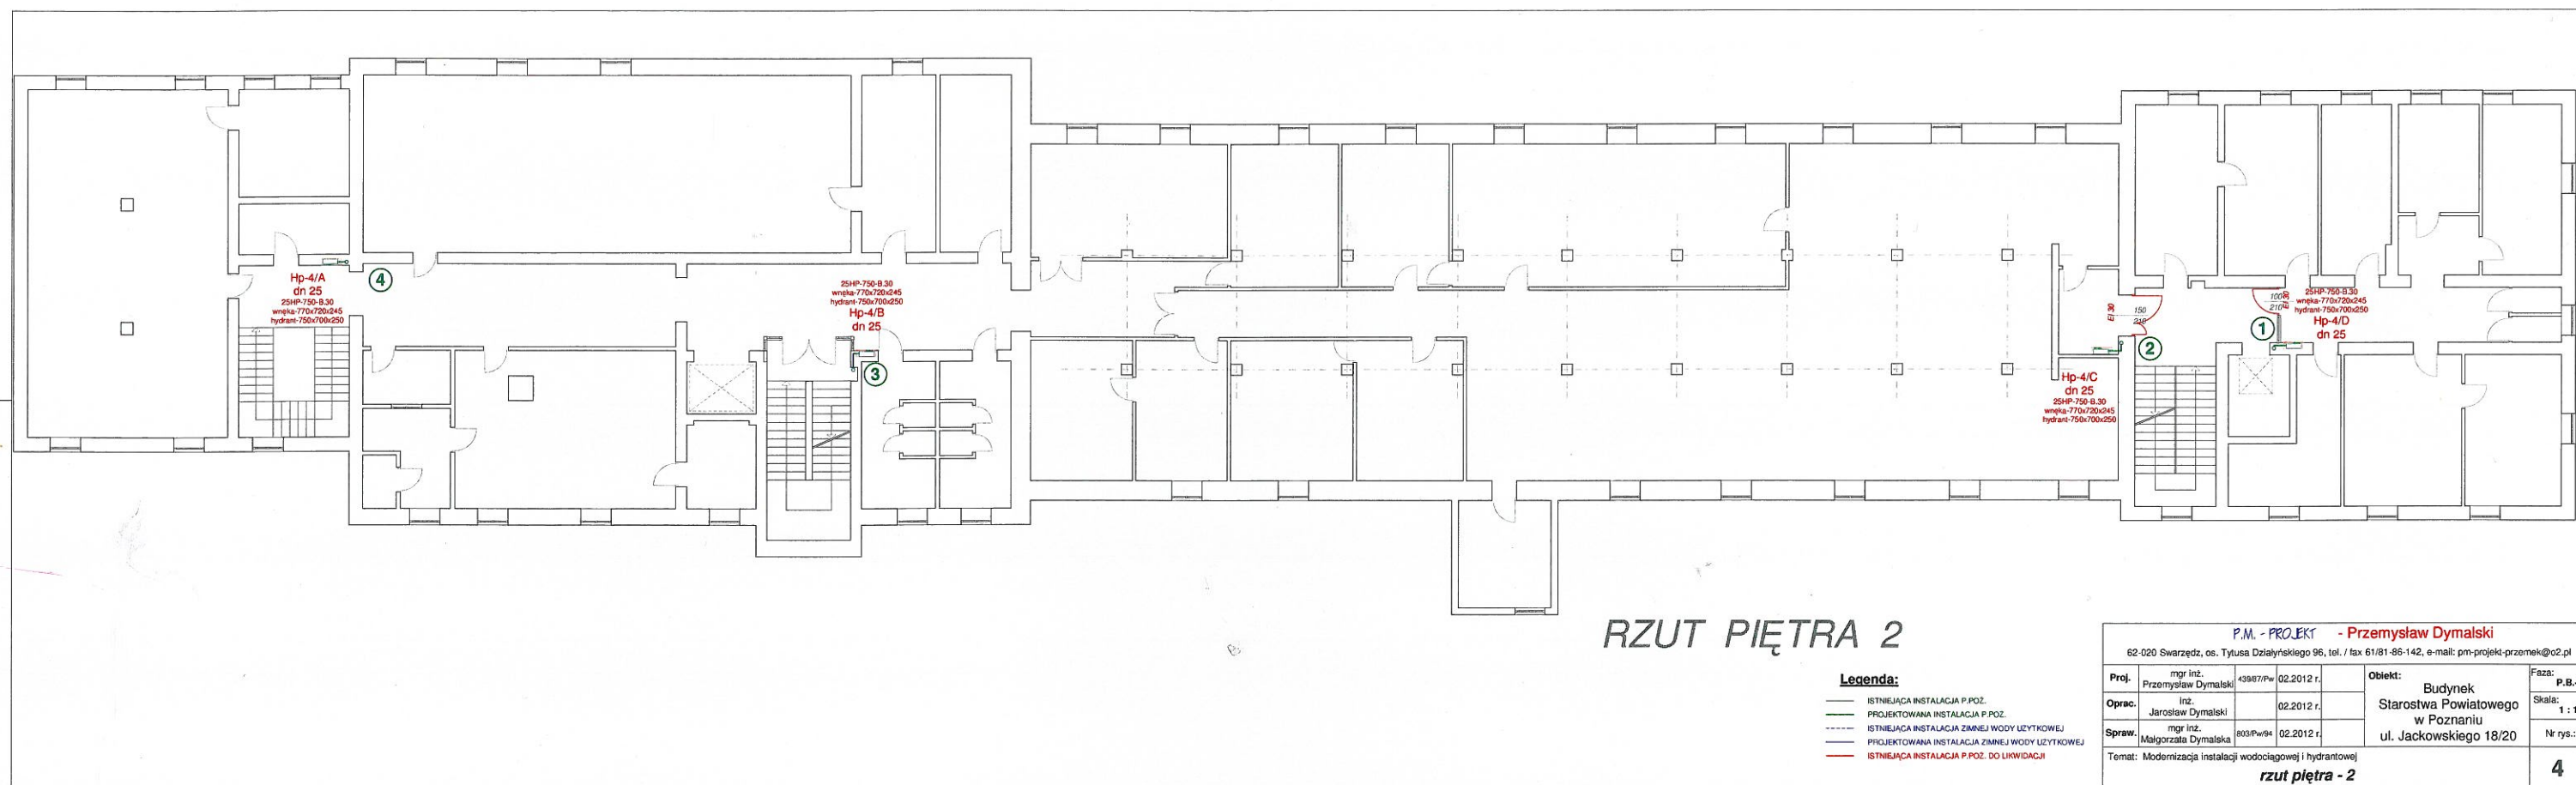

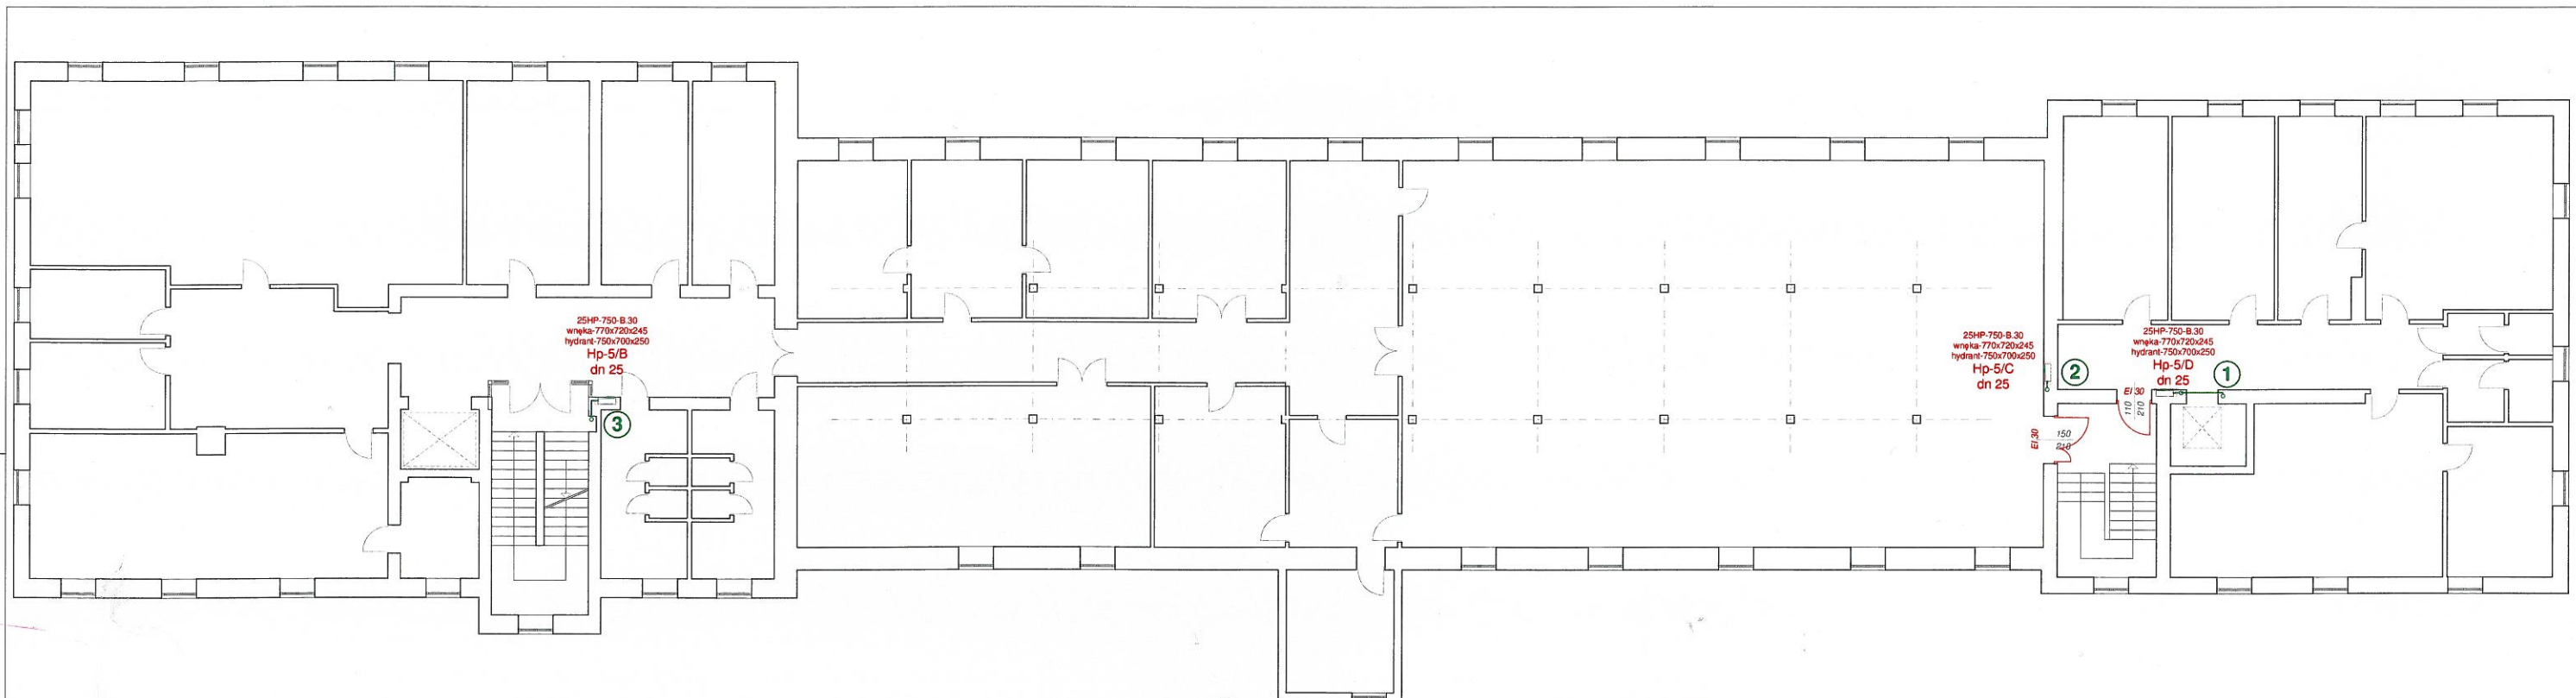


RZUT PIĘTRA 3

Legenda:

- ISTNIEJĄCA INSTALACJA P.POŻ.
- PROJEKTOWANA INSTALACJA P. POŻ.
- ISTNIEJĄCA INSTALACJA ZIMNEJ WODY UŻYTKOWEJ
- PROJEKTOWANA INSTALACJA ZIMNEJ WODY UŻYTKOWEJ
- ISTNIEJĄCA INSTALACJA P.POŻ. DO LIKWIDACJI

P.M. - PROJEKT - Przemysław Dymalski					
62-020 Swarzędz, os. Tytusa Działyńskiego 96, tel. / fax 61/81-86-142, e-mail: pm-projekt-przemek@o2.pl					
Proj.	mgr inż. Przemysław Dymalski	439/67/Pw	02.2012 r.	Objekt:	Budynek
Oprac.	inż. Jarosław Dymalski		02.2012 r.	Starostwa Powiatowego	Faza: P.B.-W.
Spraw.	mgr inż. Małgorzata Dymalska	803/Pw/94	02.2012 r.	w Poznaniu	Skala: 1 : 100
Temat: Modernizacja instalacji wodociągowej i hydrantowej				ul. Jackowskiego 18/20	Nr rys.: 5
rzut piętra - 3					

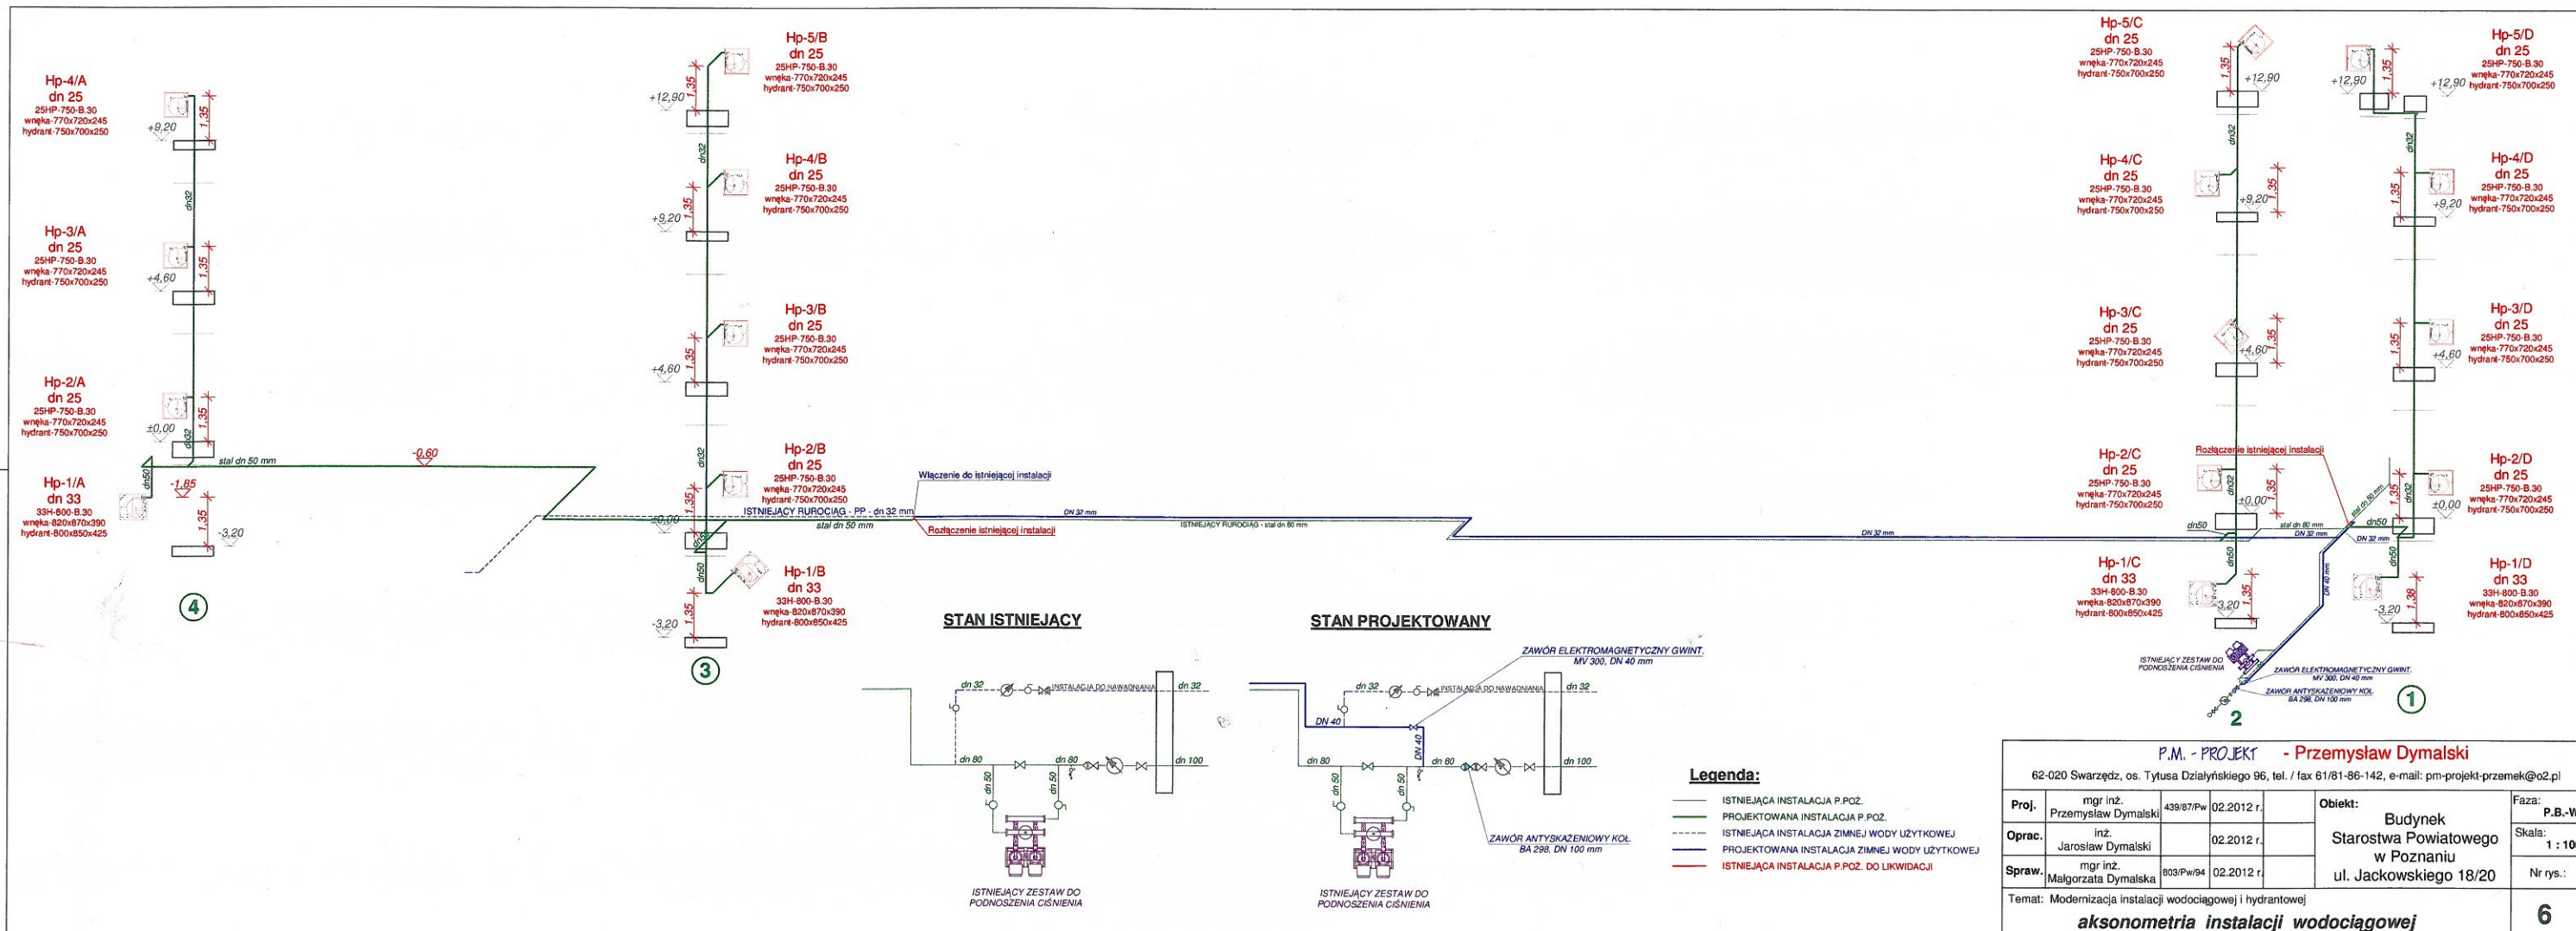

P.M. - PROJEKT - Przemysław Dymalski					
62-020 Swarzędz, os. Tytusa Działyńskiego 96, tel. / fax 61/81-86-142, e-mail: pm-projekt-przemek@o2.pl					
Proj.	mgr inż. Przemysław Dymalski	439/87/Pw	02.2012 r.	Obiekt:	Faza:
Oprac.	inż. Jarosław Dymalski		02.2012 r.	Budynek Starostwa Powiatowego w Poznaniu	P.B.-W.
Spraw.	mgr inż. Małgorzata Dymalska	803/Pw/94	02.2012 r.	ul. Jackowskiego 18/20	Skala: 1 : 100
Temat: Modernizacja instalacji wodociągowej i hydrantowej					Nr rys.: 6
aksonometria instalacji wodociągowej					