


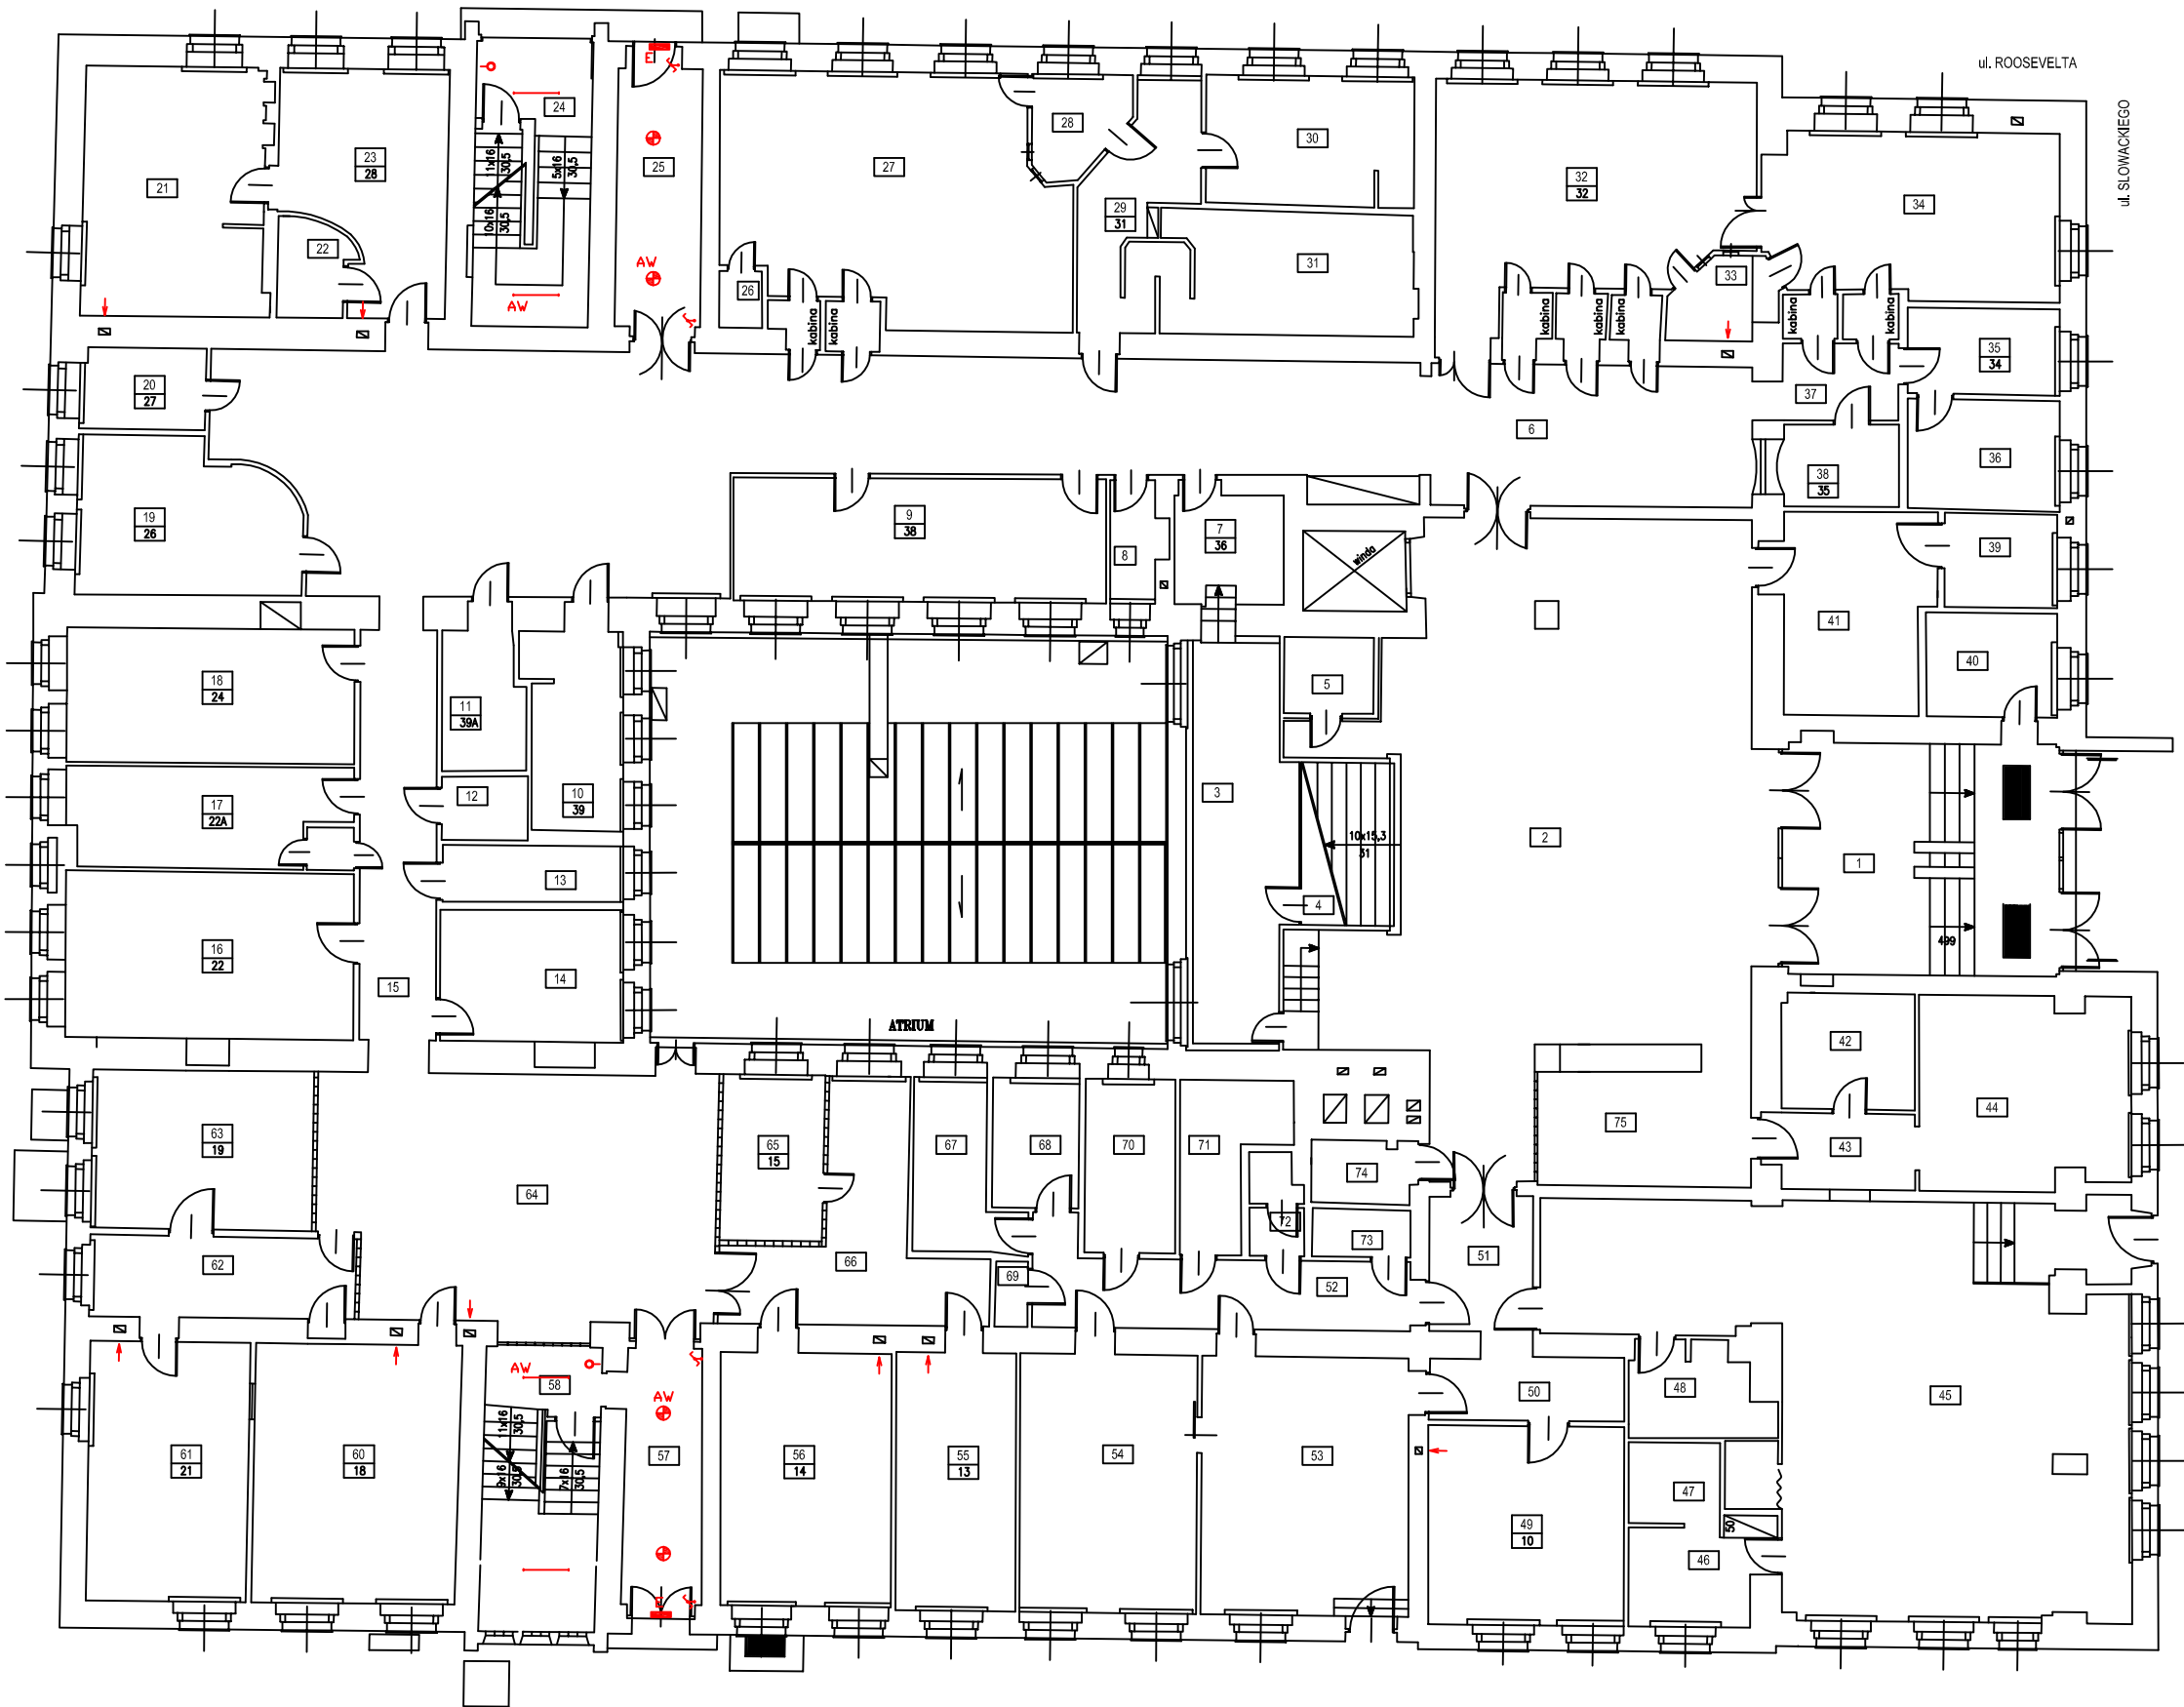

ZESTAWIENIE POWIERZCHNI

| Nr pom. | Nazwa pomieszczenia | Powierzchnia użytkowa [m <sup>2</sup> ] |
|---------|---------------------|-----------------------------------------|
| 1       | WIATROLAP           | 30,50                                   |
| 2       | HALL                | 99,78                                   |
| 3       | WARSZTAT            | 18,55                                   |
| 4       | MAGAZYN             | 7,37                                    |
| 5       | KIOSK               | 3,33                                    |
| 6       | KORYTARZ            | 119,95                                  |
| 7       | WARSZTAT            | 6,13                                    |
| 8       | W.C                 | 2,99                                    |
| 9       | GABINET             | 22,47                                   |
| 10      | POM. SOCJALNE       | 9,16                                    |
| 11      | SZATNIA             | 5,40                                    |
| 12      | W.C                 | 2,67                                    |
| 13      | KABINA HIGIENY      | 4,94                                    |
| 14      | ROZDZIELNIA         | 12,51                                   |
| 15      | KORYTARZ            | 15,33                                   |
| 16      | GABINET             | 23,41                                   |
| 17      | GABINET             | 12,88                                   |
| 18      | GABINET USG         | 19,40                                   |
| 19      | GABINET             | 15,31                                   |
| 20      | GABINET             | 4,95                                    |
| 21      | GABINET             | 22,29                                   |
| 22      | W.C                 | 3,10                                    |
| 23      | POCZEKALNIA         | 17,17                                   |
| 24      | KŁATKA SCHODOWA     | 12,60                                   |
| 25      | KORYTARZ            | 10,68                                   |
| 26      | W.C                 | 1,18                                    |
| 27      | PRACOWNIA RTG       | 41,14                                   |
| 28      | OBŚLUGA RTG         | 4,33                                    |
| 29      | KORYTARZ            | 10,31                                   |
| 30      | POM. SOCJALNE       | 13,13                                   |
| 31      | CIEMNIA RTG         | 15,35                                   |
| 32      | PRACOWNIA RTG       | 36,59                                   |
| 33      | OBŚLUGA RTG         | 3,85                                    |
| 34      | PRACOWNIA RTG       | 25,64                                   |
| 35      | BIURO               | 6,38                                    |
| 36      | BIURO               | 8,18                                    |
| 37      | KORYTARZ            | 4,32                                    |
| 38      | REJESTRACJA         | 4,61                                    |
| 39      | MAGAZYN             | 5,14                                    |
| 40      | SKLEP               | 6,65                                    |

| Nr pom. | Nazwa pomieszczenia | Powierzchnia użytkowa [m <sup>2</sup> ] |
|---------|---------------------|-----------------------------------------|
| 41      | MAGAZYN             | 14,22                                   |
| 42      | POM. SOCJALNE       | 7,53                                    |
| 43      | KORYTARZ            | 4,97                                    |
| 44      | BUFET               | 19,56                                   |
| 45      | SKLEP               | 86,12                                   |
| 46      | BIURO               | 6,83                                    |
| 47      | MAGAZYN             | 3,62                                    |
| 48      | POM. SOCJALNE       | 5,97                                    |
| 49      | GABINET             | 19,27                                   |
| 50      | KORYTARZ            | 5,93                                    |
| 51      | KORYTARZ            | 6,77                                    |
| 52      | KORYTARZ            | 13,79                                   |
| 53      | APTEKA              | 26,13                                   |
| 54      | APTEKA              | 22,33                                   |
| 55      | MAGAZYN             | 15,11                                   |
| 56      | MAGAZYN             | 21,10                                   |
| 57      | KORYTARZ            | 9,68                                    |
| 58      | KŁATKA SCHODOWA     | 7,71                                    |
| 59      | MAGAZYN             | 3,62                                    |
| 60      | BIURO               | 25,90                                   |
| 61      | GABINET             | 20,27                                   |
| 62      | KORYTARZ            | 10,52                                   |
| 63      | GABINET             | 17,22                                   |
| 64      | HALL                | 47,49                                   |
| 65      | MAGAZYN             | 8,29                                    |
| 66      | KORYTARZ            | 16,57                                   |
| 67      | POM. SOCJALNE       | 7,07                                    |
| 68      | BIURO               | 5,48                                    |
| 69      | MAGAZYN             | 1,03                                    |
| 70      | POM. SOCJALNE       | 7,66                                    |
| 71      | ARCHIWUM            | 6,87                                    |
| 72      | W.C                 | 2,47                                    |
| 73      | MAGAZYN             | 2,28                                    |
| 74      | ŁAZIENKA            | 3,19                                    |
| 75      | PORTIERNIA          | 12,49                                   |
|         | RAZEM               | 1184,73                                 |

WYPUST OŚWIETLENIOWY

Instalacje oświetlenia wykonać przewodem YDY 3lub4 x 1,5 mm2  
Instalacje gniazd wykonać przewodem YDY 3 x 2,5 mm2. Instalacje dla szyn przyłączy miejscowych wyrównawczych zastosować przewód LY 1 x 16 mm2

OCHRONA PRZECIWPORAŻENIOWA  
SAMOCZYNNE WYŁĄCZANIE ZASILANIA

|                                                             |                           |                      |                                                                                                                                 |            |             |
|-------------------------------------------------------------|---------------------------|----------------------|---------------------------------------------------------------------------------------------------------------------------------|------------|-------------|
| AGENA sp. z o.o.<br>61-757 Poznań ul. Garkbary 102          |                           |                      |                                                                                                                                 |            |             |
| Oprac.                                                      | mgr. inż.<br>Piotr Gawron | 09.2007 r.           | Obiekt:                                                                                                                         | Faza: P.T. |             |
| Proj.                                                       | inż.<br>Leszek Twardowski | 158/80/PW 09.2007 r. | Zespół Prychodni Specjalistycznych<br>Poznań, ul. Słowackiego 8/10<br>Powiat Poznański<br>60-509 Poznań, ul. Jackowskiego 18/20 | Skala:     | 1 : 100     |
|                                                             |                           |                      |                                                                                                                                 | Branża:    | ELEKTRYCZNA |
|                                                             |                           |                      |                                                                                                                                 | Nr rys:    | 3           |
| OŚWIETLENIE KŁATEK SCHODOWYCH EWKAUACYJNYCH<br>Rzut parteru |                           |                      |                                                                                                                                 |            |             |