


ZESTAWIENIE POWIERZCHNI

Nr pom.	Nazwa pomieszczenia	Powierzchnia użytkowa [m ²]
1	WIATROLAP	30,50
2	HALL	99,78
3	WARSZTAT	18,55
4	MAGAZYN	7,37
5	KIOSK	3,33
6	KORYTARZ	119,95
7	WARSZTAT	6,13
8	W.C	2,99
9	GABINET	22,47
10	POM. SOCJALNE	9,16
11	SZATNIA	5,40
12	W.C	2,67
13	KABINA HIGIENY	4,94
14	ROZDZIELNIA	12,51
15	KORYTARZ	15,33
16	GABINET	23,41
17	GABINET	12,88
18	GABINET USG	19,40
19	GABINET	15,31
20	GABINET	4,95
21	GABINET	22,29
22	W.C	3,10
23	POCZEKALNIA	17,17
24	KLATKA SCHODOWA	12,60
25	KORYTARZ	10,68
26	W.C	1,18
27	PRACOWNIA RTG	41,14
28	OBŚLUGA RTG	4,33
29	KORYTARZ	10,31
30	POM. SOCJALNE	13,13
31	CIEMNIA RTG	15,35
32	PRACOWNIA RTG	36,59
33	OBŚLUGA RTG	3,85
34	PRACOWNIA RTG	25,64
35	BIURO	6,38
36	BIURO	8,18
37	KORYTARZ	4,32
38	REJESTRACJA	4,61
39	MAGAZYN	5,14
40	SKLEP	6,65

Nr pom.	Nazwa pomieszczenia	Powierzchnia użytkowa [m ²]
41	MAGAZYN	14,22
42	POM. SOCJALNE	7,53
43	KORYTARZ	4,97
44	BUFET	19,56
45	SKLEP	86,12
46	BIURO	6,83
47	MAGAZYN	3,62
48	POM. SOCJALNE	5,97
49	GABINET	19,27
50	KORYTARZ	5,93
51	KORYTARZ	6,77
52	KORYTARZ	13,79
53	APTEKA	26,13
54	APTEKA	22,33
55	MAGAZYN	15,11
56	MAGAZYN	21,10
57	KORYTARZ	9,68
58	KLATKA SCHODOWA	7,71
59	MAGAZYN	3,62
60	BIURO	25,90
61	GABINET	20,27
62	KORYTARZ	10,52
63	GABINET	17,22
64	HALL	47,49
65	MAGAZYN	8,29
66	KORYTARZ	16,57
67	POM. SOCJALNE	7,07
68	BIURO	5,48
69	MAGAZYN	1,03
70	POM. SOCJALNE	7,66
71	ARCHIWUM	6,87
72	W.C	2,47
73	MAGAZYN	2,28
74	ŁAZIENKA	3,19
75	PORTIERNIA	12,49
RAZEM		1184,73

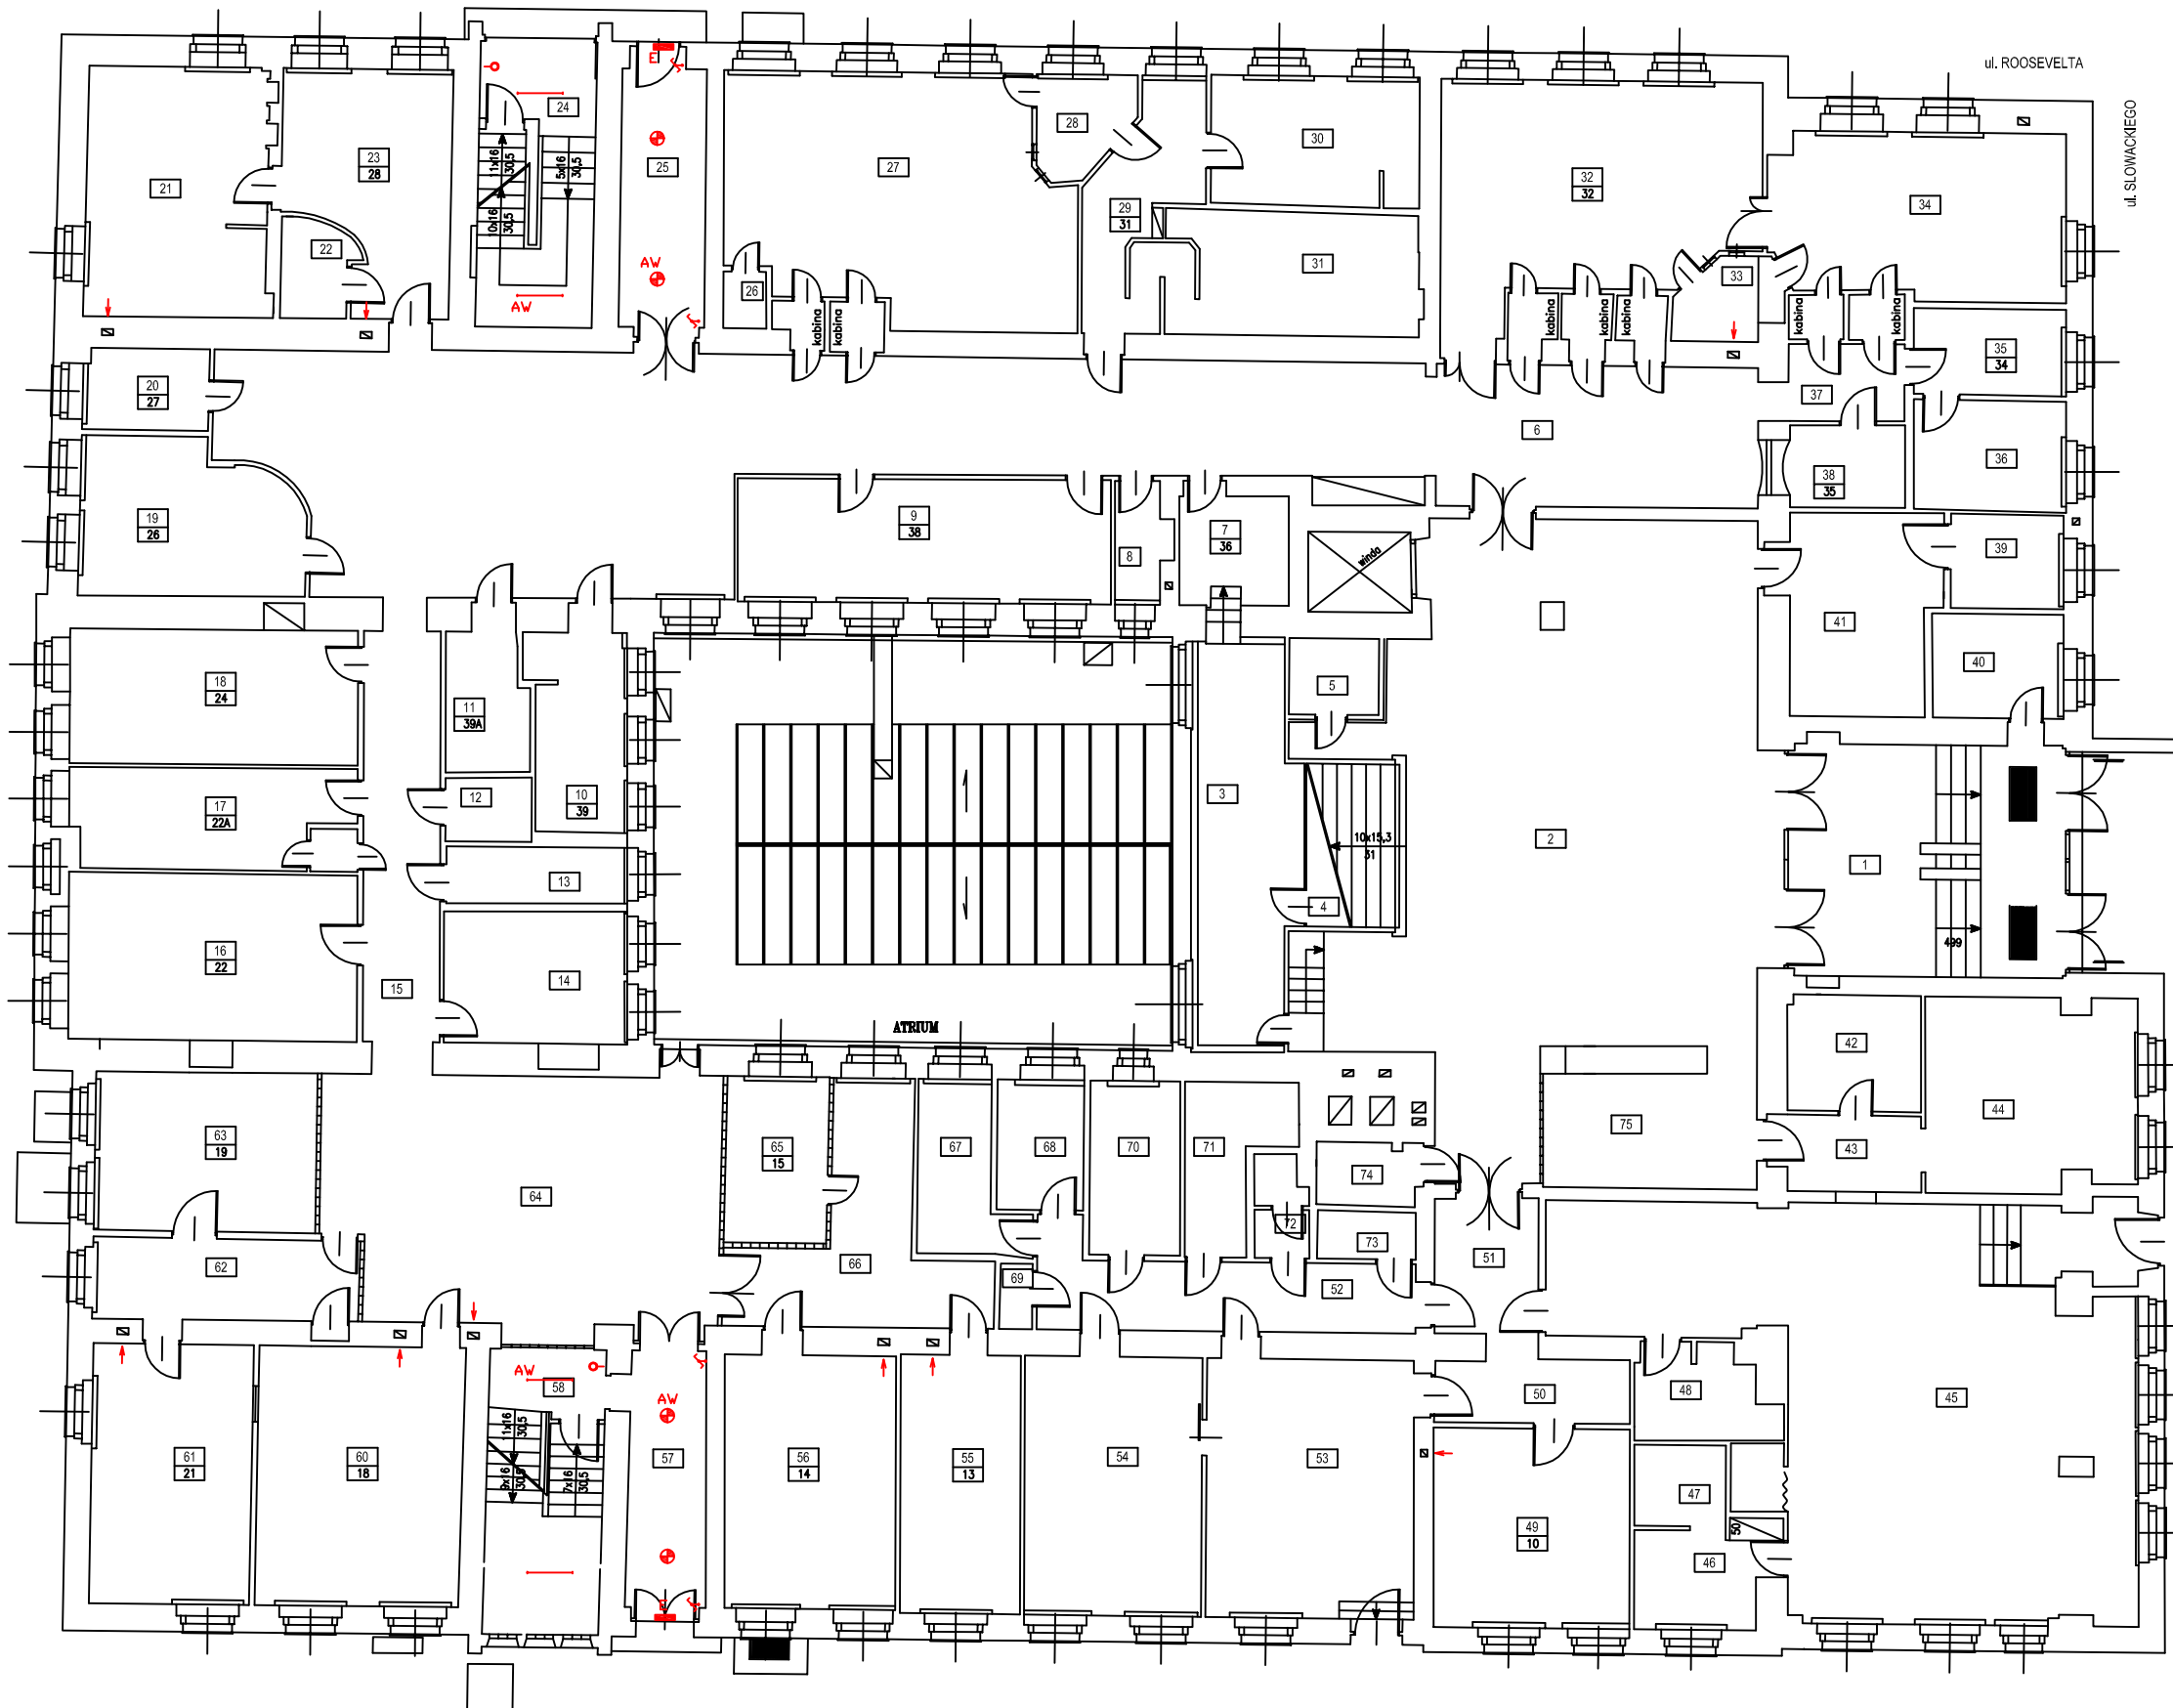

WYPUST OŚWIETLENIOWY

Instalacje oświetlenia wykonać przewodem YDY 3lub4 x 1,5 mm²
 Instalacje gniazd wykonać przewodem YDY 3 x 2,5 mm². Instalacje dla szyn przyłączy miejscowych wyrównawczych zastosować przewód LY 1 x 16 mm²

OCHRONA PRZECIWPORAŻENIOWA
 SAMOCZYNNY WYŁĄCZANIE ZASILANIA

AGENA sp. z o.o.
 61-757 Poznań ul. Garbary 102

Oprac.	ngr. inż. Piotr Gawron	09.2007 r.	Objekt:	Faza:
Proj.	inż. Leszek Twardowski	158/80/PW 09.2007 r.	Zespół Przychodni Specjalistycznych Poznań, ul. Słowackiego 8/10 Powiat Poznański 60-509 Poznań, ul. Jackowskiego 18/20	P.T.
				Skala: 1 : 100
				Branża: ELEKTRYCZNA
				Nr rys.: 3
OŚWIETLENIE KLATEK SCHODOWYCH EWKAUACYJNYCH Rzut parteru				