


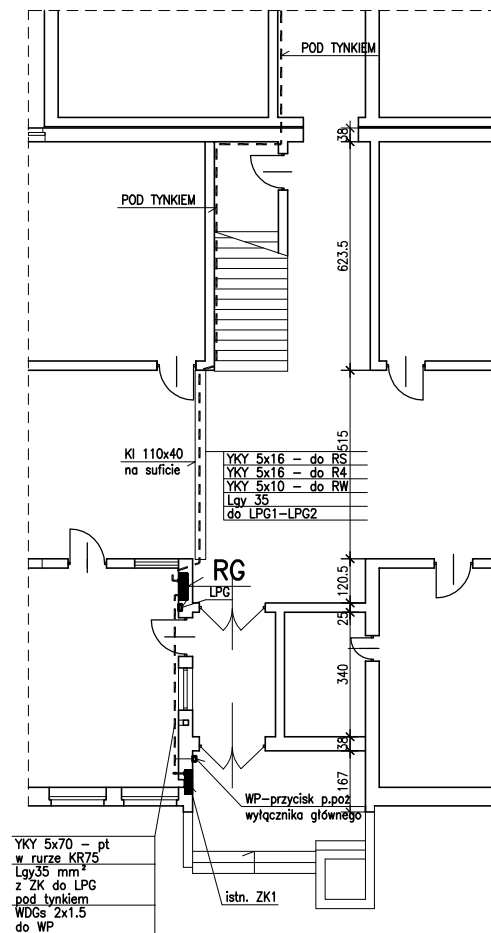

Projekt wykonawczy			
Opracowanie: Ryszard Siekorski upr.nr. 360/87/Pw Sprawdzający: mgr inż. Krzysztof Koziorowski upr.nr. 147/PW/91	LICEUM OGÓLNOKSZTAŁCĄCE Puszczykowo ul. Kasprówicza 3 Remont sali gimnastycznej wraz z zapleczem i łącznikiem INSTALACJE ELEKTRYCZNE		
	Treść rysunku: Trasa w/z	Skala: 1:100	Nr rys. E-01
Data: 05.08			