


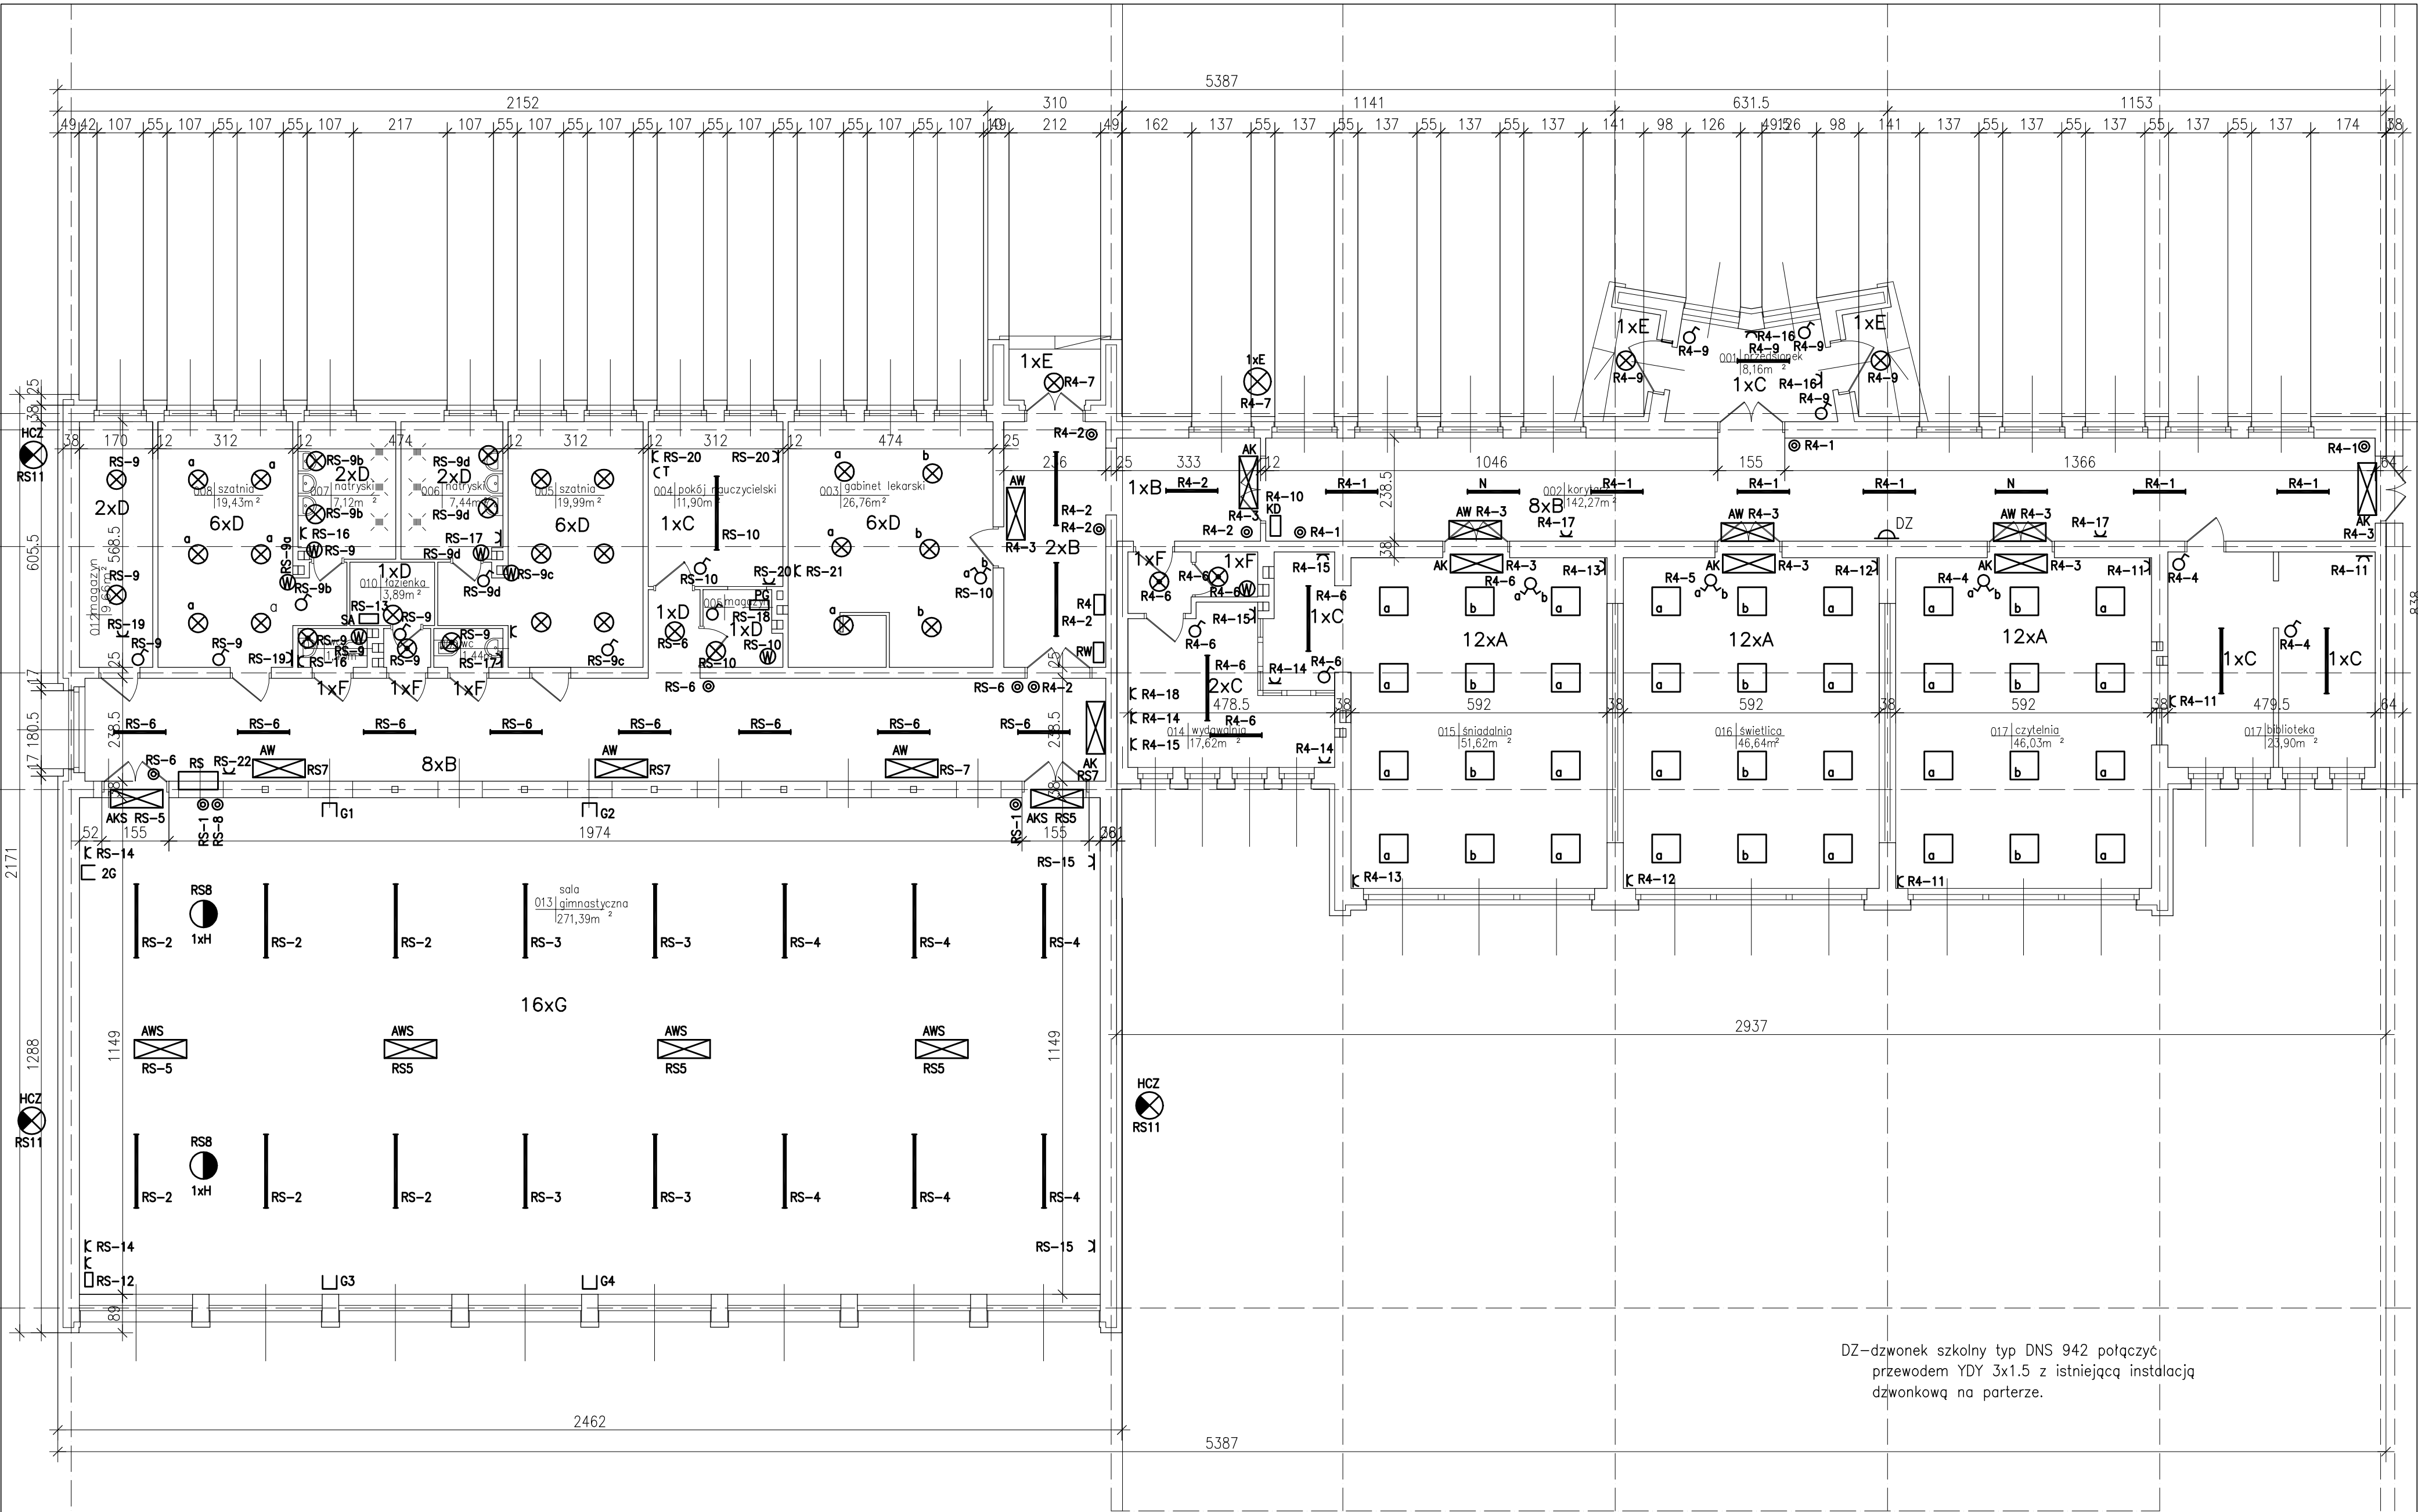

DZ—dzwonek szkolny typ DNS 942 połączyć przewodem YDY 3x1.5 z istniejącą instalacją dzwonekową na parterze.

Projekt wykonawczy			
P.W.ELPROPO s.c. mgr inż. M. Lorek – R. Siekański ul. Ogrodowa 11 62-060 Słupsk		LICEUM OGÓLNOKSZTAŁCĄCE Puszczykowo ul. Kasprzowicza 3 Remont sali gimnastycznej wraz z zapleczem i łącznikami INSTALACJE ELEKTRYCZNE	
Opracowanie: Ryszard Siekański upr. nr 360/87/Pw Sprawdzający: mgr inż. Krzysztof Koziorowski upr. nr 147/PW/91		Treść rysunku: Plan instalacji elektrycznej	
Branża: ELEKTRYCZNA Data: 05.08		Skala: 1:100	Nr rys. E-02